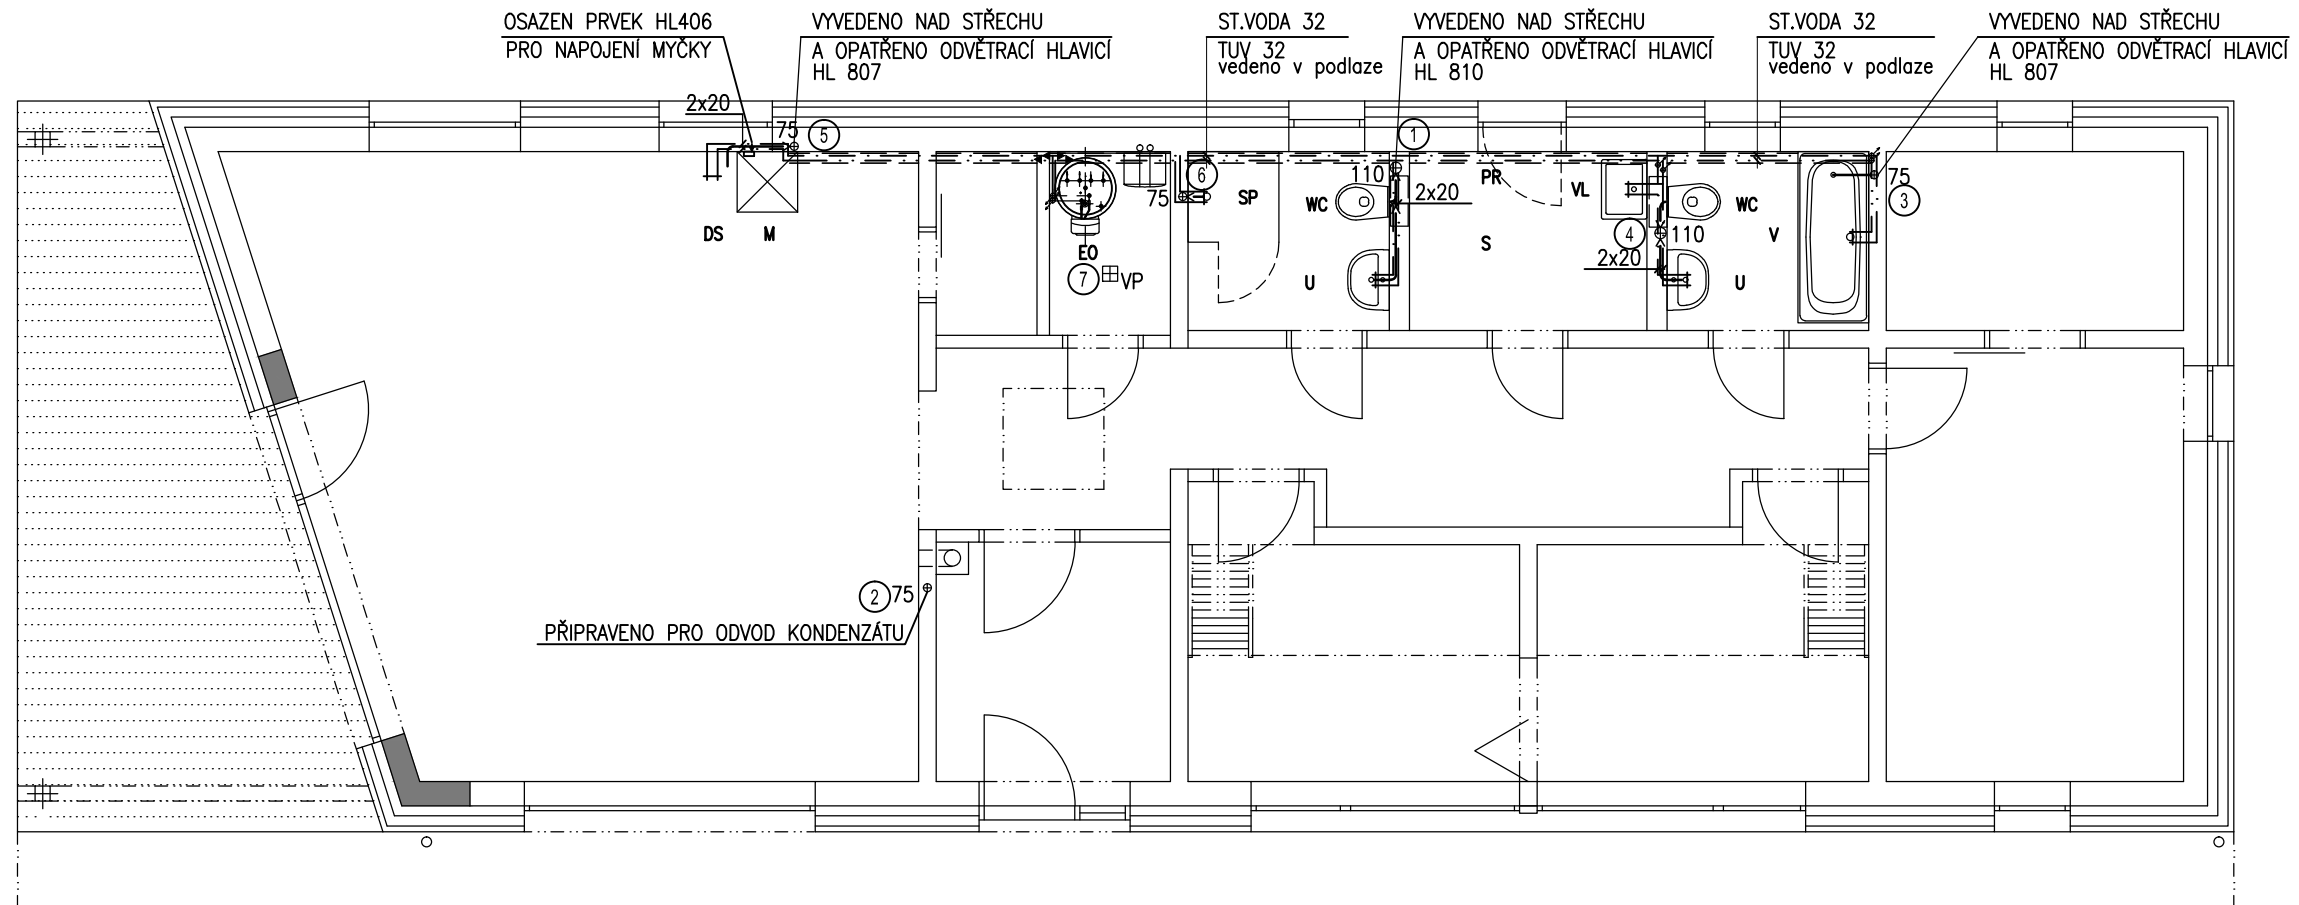


POTRUBÍ TUV MOŽNO OPATŘIT REGULAČNÍM TOPNÝM KABELEM PRO VYŠŠÍ KOMFORT ZÁSOBOVÁNÍ TUV



projekt Rodinný dům manželů p.p.č.774/15,
k.ú. Chotyně

investor Jana Mitrová, Michal Štefan
Fintická 12080/14A, Prešov

projektant architekt Balda
Oldřichov v Hájích 286 Chrostava
info@balda.biz +420 777 620 261

vypracoval Lucie Baldová
Oldřichov v Hájích 286, 46331
e-mail: info@balda.biz

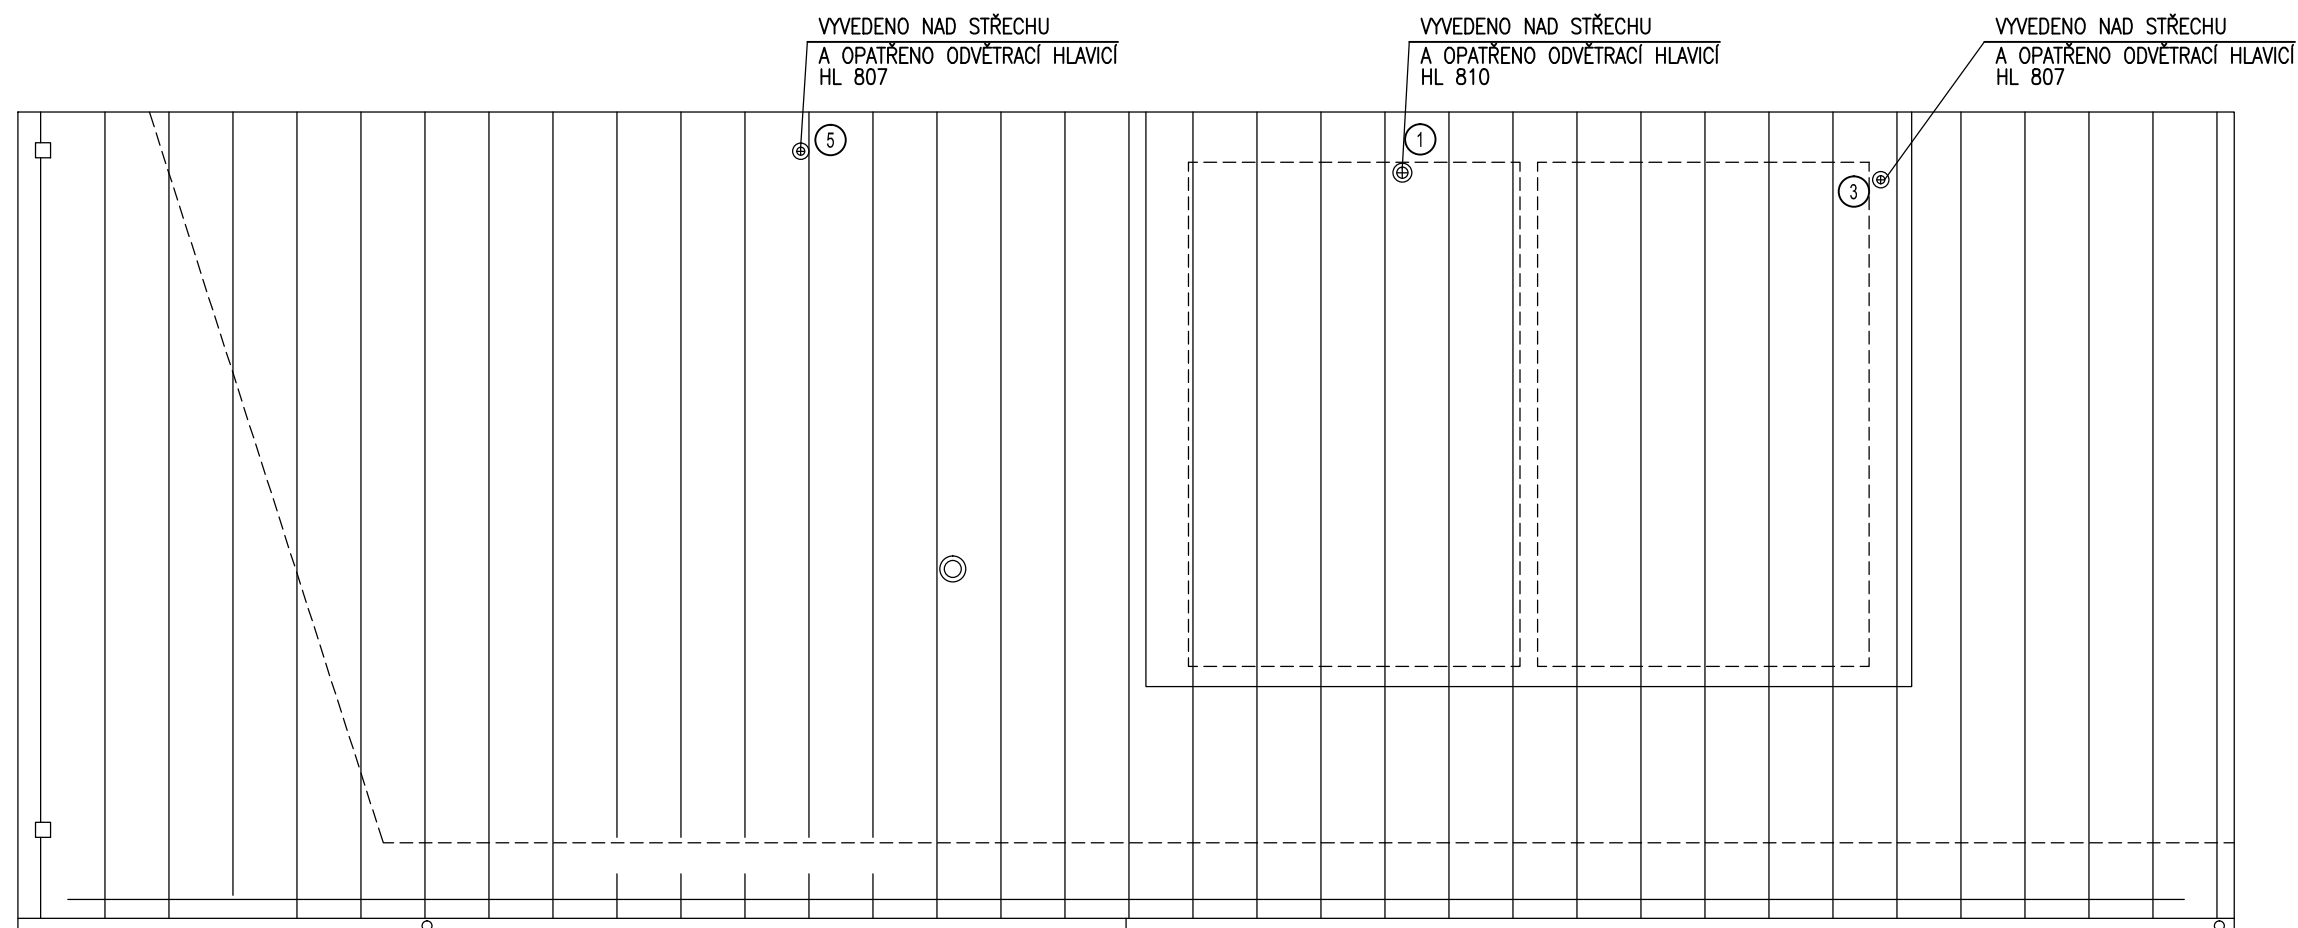
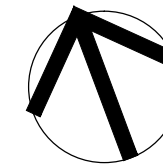
název výkresu PŮDORYS 1.N.P.

část projektu ZDRAVOTNÍ TECHNIKA

stupeň projektu dokumentace pro ohlášení stavby

měřítko 1:75 č. výkresu ZT-02

 
 

 
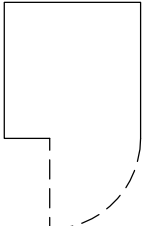
 
 
 

datum září 2015 paré



 
 
 
Projektová dokumentace nezahrnuje přípojku vody,
vodoměrnou šachtu ani přípojku splaškové kanalizace

projekt	Rodinný dům manželů p.p.č.774/15, k.ú. Chotyně		
investor	Jana Mitrová, Michal Štefan Fintická 12080/14A, Prešov		
projektant	architekt Balda <small>Oldřichov v Hájích 286 Chrostava info@balda.biz +420 777 620 261</small>		
vypracoval	Lucie Baldová Oldřichov v Hájích 286, 46331 e-mail: info@balda.biz		
název výkresu	PŮDORYS STŘECHY		
část projektu	ZDRAVOTNÍ TECHNIKA		
stupeň projektu	dokumentace pro ohlášení stavby		
měřítko	1:75	č. výkresu	ZT-03
datum	září 2015	paré	

LEGENDA ZAŘIZOVACÍCH PŘEDMĚTŮ–ORIENTAČNÍ NÁVRH

GRAFICKÁ ZNAČKA	OZNAČENÍ	TYP
	WC	KLOZET KERAMICKÝ ZÁVĚSNÝ SE ZÁVĚSNÝM PRVKEM GEBERIT PRO ZAZDĚNÍ
	U	ZÁPUSTNÉ UMYVADLO KERAMICKÉ S BATERIÍ JEDNOPÁKOVOU, STOJÁNKOVOU např. HANSGROHE
	DS	DŘEZ KUCHYŇSKÝ (NENÍ DODÁVKA ZT) S BATERIÍ JEDNOPÁKOVOU, STOJÁNKOVOU, NAPŘ. HANSGROHE
	V	VANA AKRYLÁTOVÁ SE STŘEDNÍM VÝTOKEM 180x75 S BATERIÍ NÁSTĚNNOU VANOVOU, JEDNOPÁKOVOU, S RUČNÍ SPRCHOU např. HANSGROHE
	SP	SPRCHOVÝ KOUT S PLOCHOU VANIČKOU SKLENĚNÁ PEVNÁ STĚNA SKLENĚNÉ DVEŘE PRO KOMBINACI S PEVNOU STĚNOU BATERIE JEDNOPÁKOVOU, NÁSTĚNNÁ
	M	MYČKA NÁDOBÍ–TYP BUDE UPŘESNĚN INVESTOREM
	PR, S	AUTOMATICKÁ PRAČKA–TYP BUDE UPŘESNĚN INVESTOREM SUŠIČKA–TYP BUDE UPŘESNĚN INVESTOREM
	VP	Podlahová vpust se svislým odtokem DN 110, s pevnou izolační přírubou, se zápachovou uzávěrkou PRIMUS, s vtokovou mřížkou z nerezové oceli 115 x 115 mm a nástavcem ø110 mm s rámem 123x123 mm
	EO	Propojovací sada kotel – boiler PROTHERM AQUA KOMPLET RAY AK včetně trojcestného přepínacího ventilu, armatur a pod.

LEGENDA SANITÁRNÍCH ROZVODŮ

	KANALIZAČNÍ POTRUBÍ
	STUDENÁ VODA – POTRUBÍ EKOPLASTIK opatřeno izolací např. Tubex
	TUV – POTRUBÍ EKOPLASTIK opatřeno izolací např. Tubex
	POTRUBÍ TUV MOŽNO OPATŘIT REGULAČNÍM TOPNÝM KABELEM PRO VYŠŠÍ KOMFORT ZÁSOBOVÁNÍ TUV

NÁVRH A SPECIFIKACE ZAŘIZOVACÍCH PŘEDMĚTŮ JE POUZE ORIENTAČNÍ
PŘESNÁ SPECIFIKACE BUDE PROVEDENA INVESTOREM
NEBO BUDE SOUČÁSTÍ PROJEKTU INTERIÉRU, POLOHA A TRASA
NĚKTERÝCH ROZVODŮ ZT MŮŽE BÝT POZMĚNĚNA V SOUVISLOSTI S PŘESNÝM TYPEM
ZAŘIZOVACÍCH PŘEDMĚTŮ ČI BATERIÍ

Projektová dokumentace nezahrnují přípojku vody,
vodoměrnou šachtu ani přípojku splaškové kanalizace

projekt	Rodinný dům manželů p.p.č.774/15, k.ú. Chotyně
investor	Jana Mitrová, Michal Štefan Fintická 12080/14A, Prešov
projektant	architekt Balda Oldřichov v Hájích 286 Chotyně info@balda.biz +420 777 620 261
vypracoval	Lucie Baldová Oldřichov v Hájích 286, 46331 e-mail: info@balda.biz
název výkresu	LEGENDA
část projektu	ZDRAVOTNÍ TECHNIKA
stupeň projektu	dokumentace pro ohlášení stavby
měřítko	– č. výkresu ZT-04
datum	září 2015 paré