


TOPENÍ – PŮDORYS 1.NP

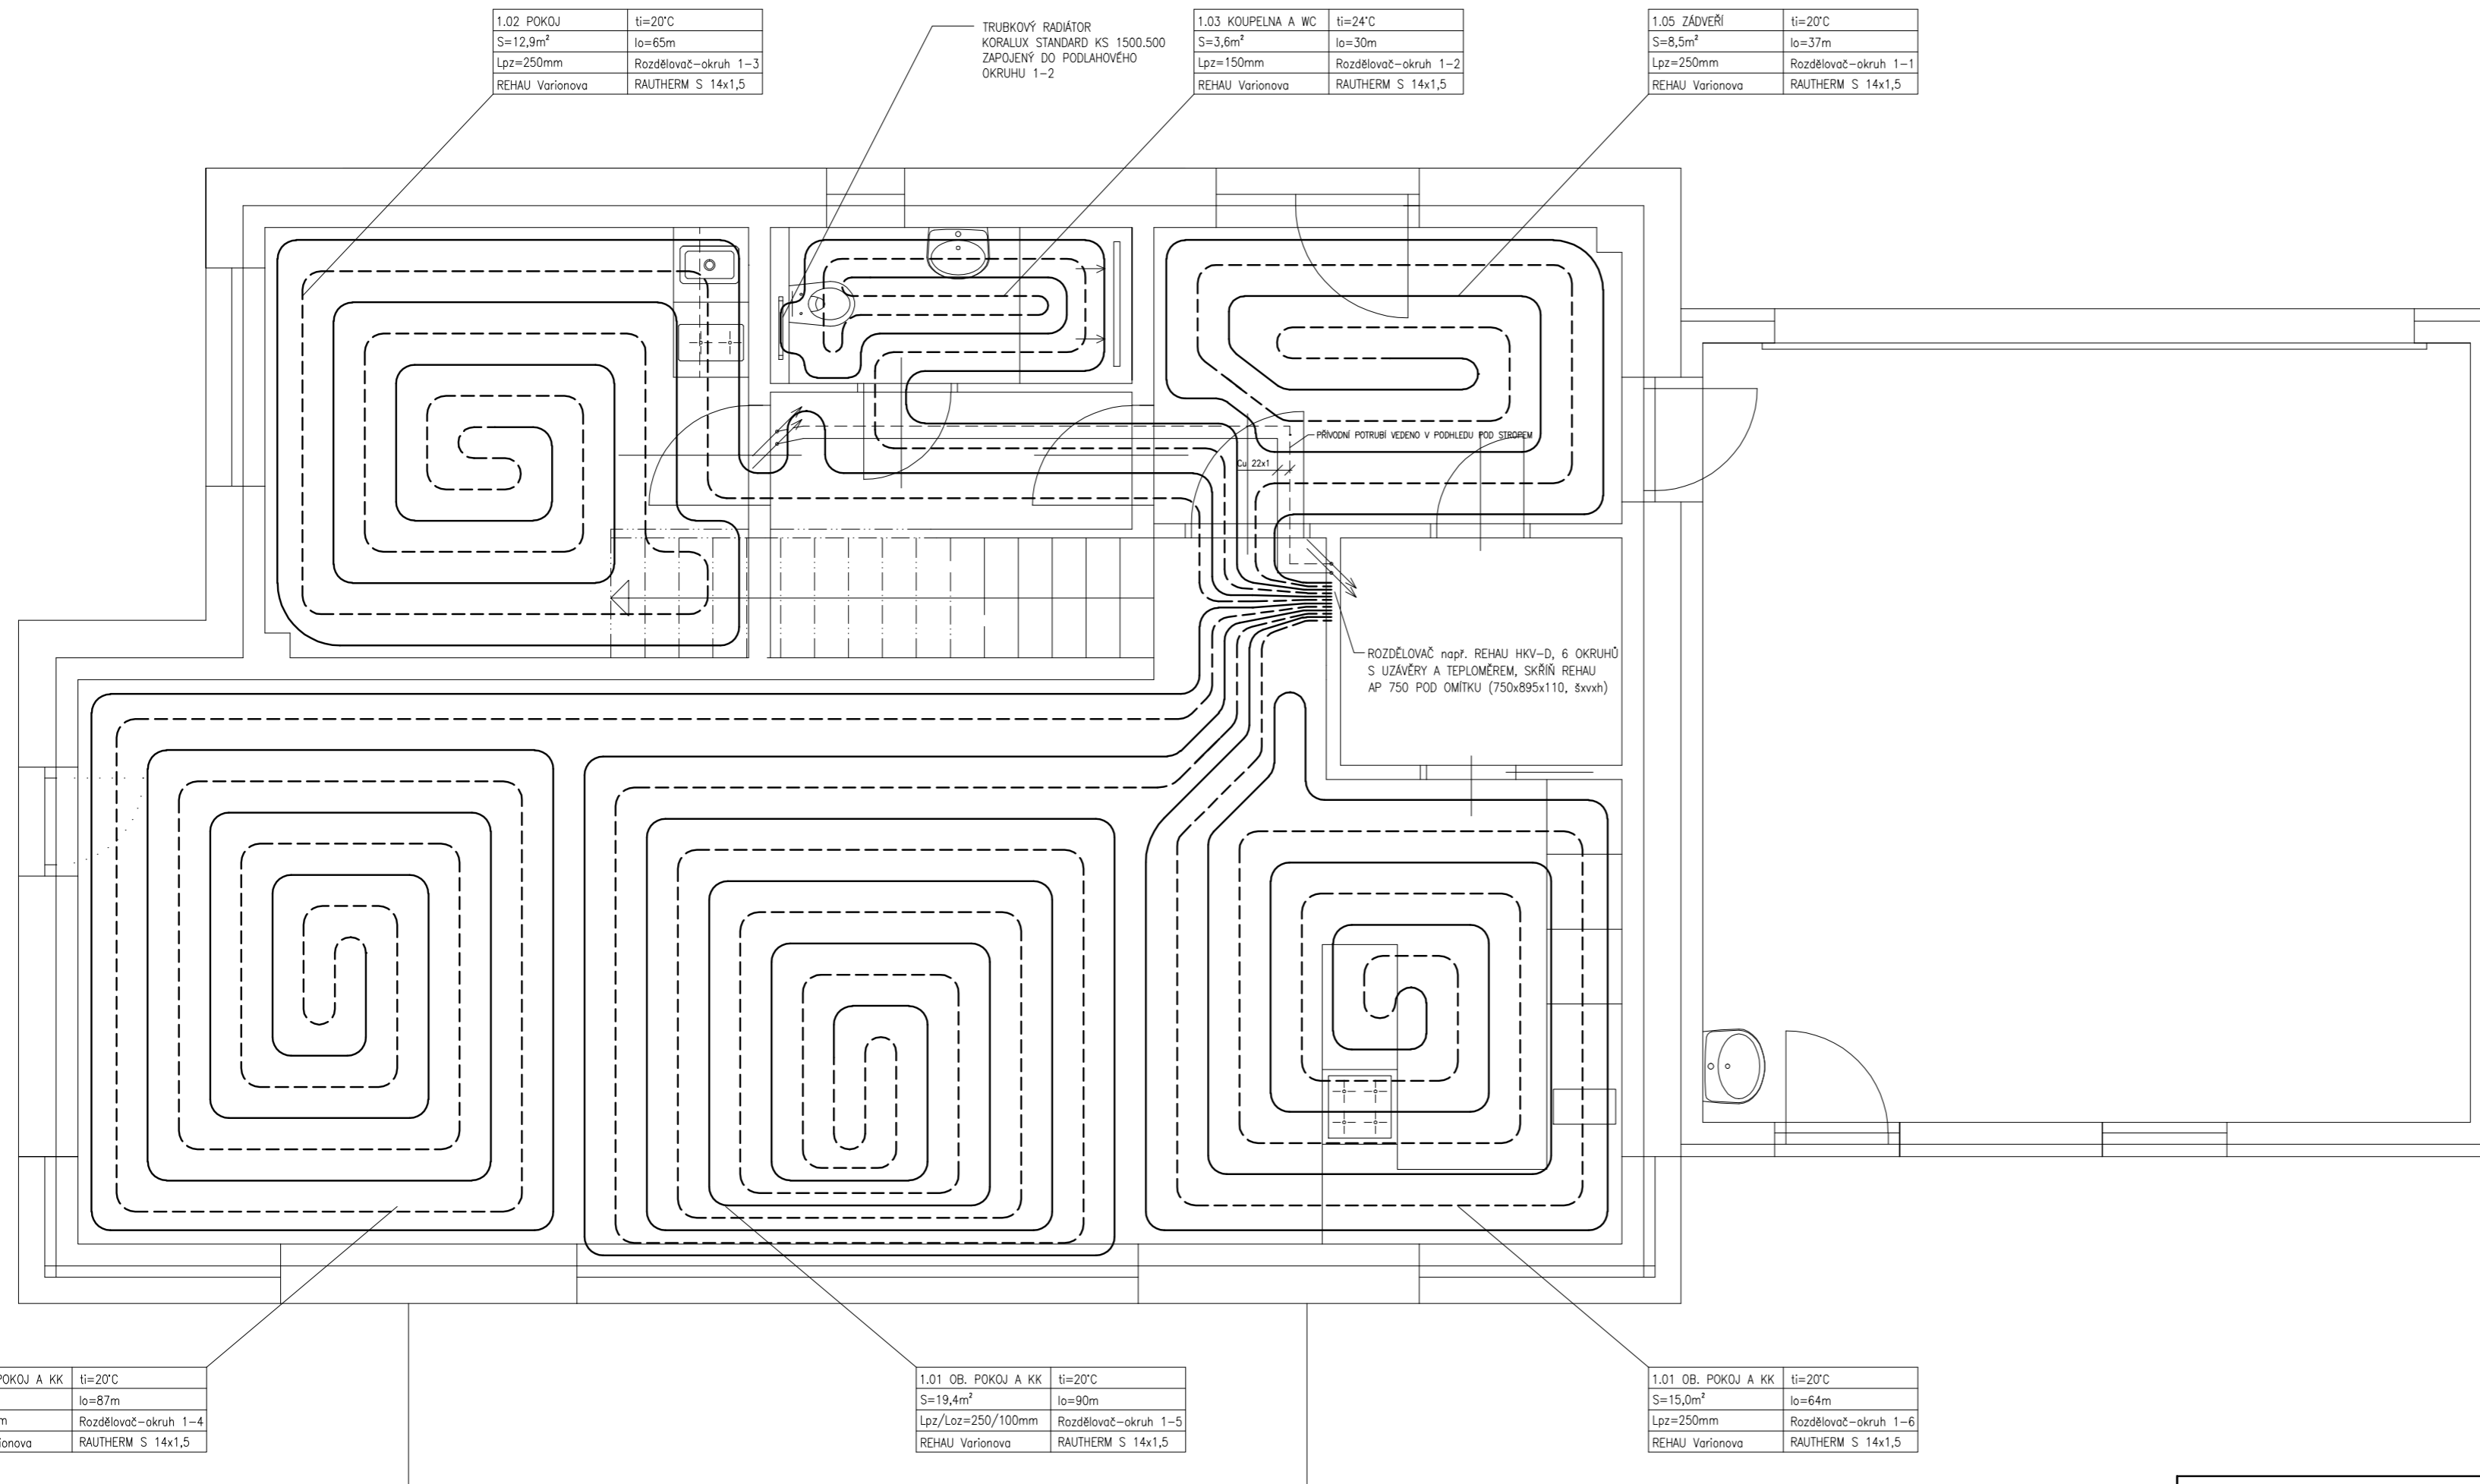

LEGENDA MÍSTNOSTÍ

Č.M.	POPIS MÍSTNOSTI	PLOCHA (m ²)	PODLAHA
1.01	OBYVACÍ POKOJ A KUCH. KOUT	53,8	DLAŽBA
1.02	POKOJ	12,9	MARMOLEUM
1.03	KOUPELNA A WC	3,6	DLAŽBA
1.04	CHODBA	2,9	DLAŽBA
1.05	ZADVEŘÍ	8,5	DLAŽBA
1.06	CHODBA	2,0	DLAŽBA
1.07	SPIŽ	3,2	DLAŽBA
1.08	GARAŽ	38,4	DLAŽBA
1.09	SCHODIŠTĚ	4,2	DLAŽBA
CELKEM 1.NP		129,5	

LEGENDA:

— PŘÍVODNÍ POTRUBÍ
 - - - ZPĚTNÉ POTRUBÍ

POZNÁMKA:

SYSTÉM PODLAHOVÉHO TOPENÍ např. REHAU O TEPLOTNÍM SPÁDU 40/30°C
 SYSTÉMOVÉ DESKY např. REHAU VARIANOVA ALTERNATIVNĚ SPONY S FOLIÍ
 POTRUBÍ např. REHAU RAUTHERM ø17x2mm
 ROZTEČ POTRUBÍ 250/150/100mm
 SKLADBA IZOLAČNÍCH VRSTEV VIZ STAVEBNÍ ČÁST

TABULKA OKRUHŮ:

OKRUH	DĚLKA
OKRUH 1-1	37m
OKRUH 1-2	30m
OKRUH 1-3	65m
OKRUH 1-4	87m
OKRUH 1-5	90m
OKRUH 1-6	64m
CELKEM	375m

1.01 OB. POKOJ A KK	ti=20°C
S=19,4m ²	lo=87m
Lpz=250mm	Rozdělovač-okruh 1-4
REHAU Varionova	RAUTHERM S 14x1,5

1.01 OB. POKOJ A KK	ti=20°C
S=19,4m ²	lo=90m
Lpz/Loz=250/100mm	Rozdělovač-okruh 1-5
REHAU Varionova	RAUTHERM S 14x1,5

1.01 OB. POKOJ A KK	ti=20°C
S=15,0m ²	lo=64m
Lpz=250mm	Rozdělovač-okruh 1-6
REHAU Varionova	RAUTHERM S 14x1,5

ARCHITEKTONICKÝ NÁVRH:	PARE:
ODPOVĚDNÝ PROJEKTANT: ING. DAVID TOMANEC	
VYPRACOVAL: ING. DAVID TOMANEC	
STAVBA: NOVOSTAVBA RODINNÉHO DOMU	DATUM: 06/2016
PRAHA 8 – ĎÁBLICE, č.p. 1646/7	MĚŘÍTKO: 1:50
INVESTOR: ING. DAVID TOMANEC, MGR. PAVLINA TOMANCOVÁ, U ČERVENÉHO MLÝNKU 906/11, PRAHA 8-ĎÁBLICE, 196 00	FORMÁT: A3
ČÁST: STAVEBNÍ	ČÍSLO VÝKRESU:
STUPEŇ: ÚZEMNÍ ROZHODNUTÍ + STAVEBNÍ POVOLENÍ	D.5.02
VÝKRES: VYTÁPĚNÍ – PŮDORYS 1.NP	