


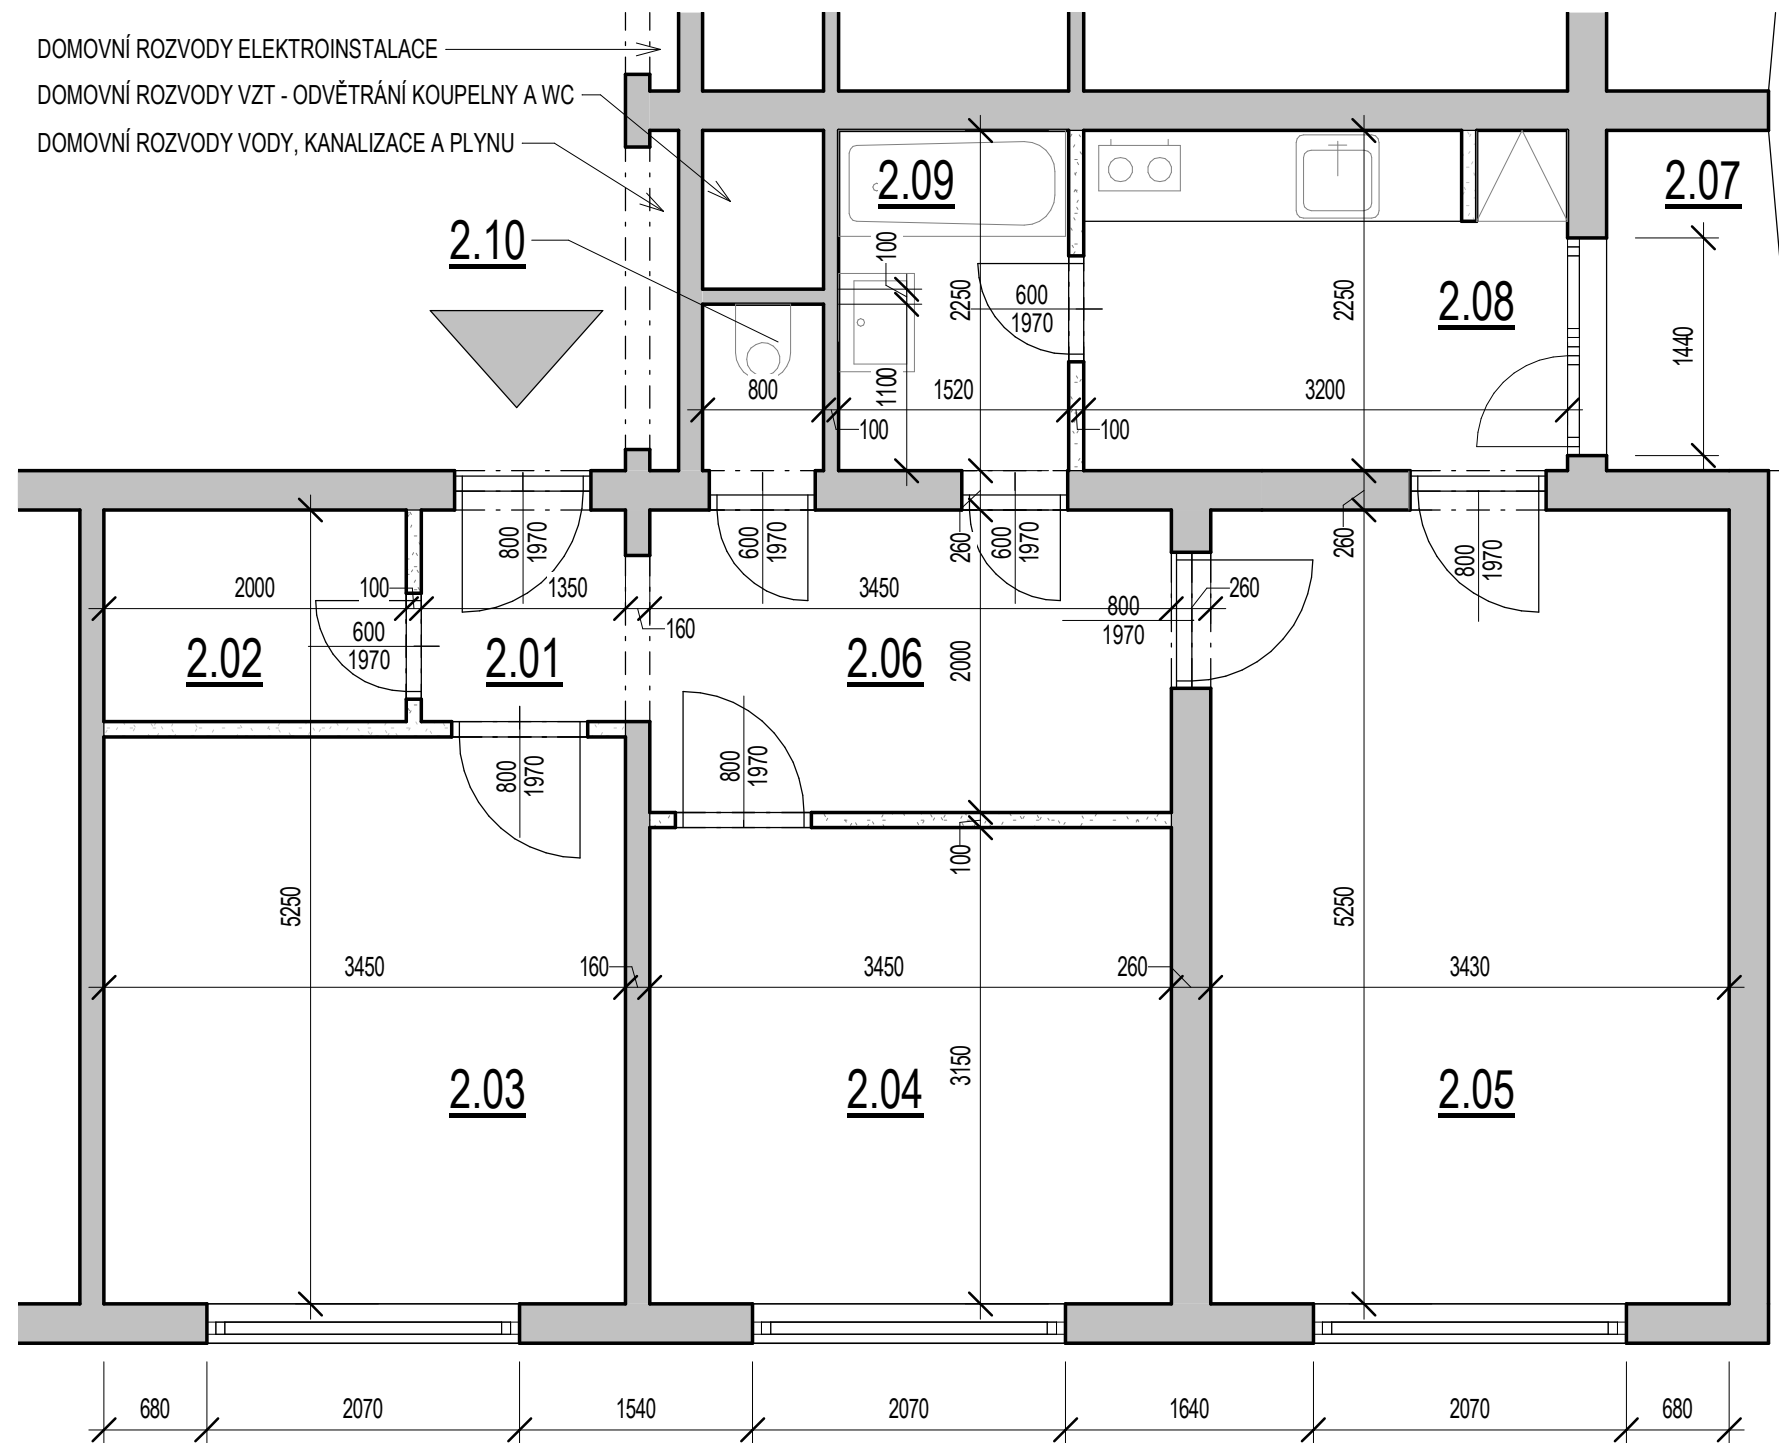

DOMOVNÍ ROZVODY ELEKTROINSTALACE
 DOMOVNÍ ROZVODY VZT - ODVĚTRÁNÍ KOUPELNY A WC
 DOMOVNÍ ROZVODY VODY, KANALIZACE A PLYNU




LEGENDA MATERIÁLU

-  ŽELEZOBETONOVÉ KONSTRUKCE (PANELY)
-  BOURANÉ KONSTRUKCE

LEGENDA MÍSTNOSTÍ - PŮVODNÍ STAV (BYT 31)

ČÍSLO MÍSTNOSTI	ÚČEL MÍSTNOSTI	PLOCHA	PODLAHY	STĚNY	STROPY
2.01	PŘEDSÍŇ	1,89 m ²	VLÝSKY	OMÍTKA	OMÍTKA
2.02	ŠATNA	2,80 m ²	VLÝSKY	OMÍTKA	OMÍTKA
2.03	POKOJ	12,94 m ²	VLÝSKY	OMÍTKA	OMÍTKA
2.04	POKOJ	10,87 m ²	VLÝSKY	OMÍTKA	OMÍTKA
2.05	POKOJ	18,01 m ²	VLÝSKY	OMÍTKA	OMÍTKA
2.06	CHODBA	6,90 m ²	VLÝSKY	OMÍTKA	OMÍTKA
2.07	BALKON	2,63 m ²			
2.08	KUCHYNĚ	7,14 m ²	KERAMICKÁ DLAŽBA	OMÍTKA, KERAM. OBKLAD U LINKY	OMÍTKA
2.09	KOUPELNA	3,42 m ²	KERAMICKÁ DLAŽBA	KERAMICKÝ OBKLAD	OMÍTKA
2.10	WC	0,88 m ²	KERAMICKÁ DLAŽBA	KERAMICKÝ OBKLAD	OMÍTKA
Celkový součet:		67,48 m ²			

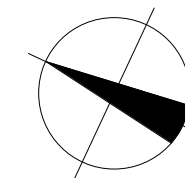

VEDOUcí PROJEKTANT ING. IVANA MINÁŘOVÁ	ZODPOVĚDNÝ PROJEKTANT ING. IVANA MINÁŘOVÁ	VYPRACOVAL ING. IVANA MINÁŘOVÁ	▲ ▲ ▲ <i>Ivana Minářová</i> www.minarova.cz tel. 603734898 ivana@minarova.cz
NÁZEV AKCE: STAVEBNÍ ÚPRAVY BYTU Č. 31 VELETRŽNÍ 674/5, BRNO			ČÍSLO ZAKÁZKY 201813 R31
MÍSTO STAVBY: KATASTRÁLNÍ ÚZEMÍ STARÉ BRNO, PARC. ČÍSLO 825			STUPEŇ DSP
STAVEBNÍK: JAN REITORAL, TEYSCHLOVA 1125/31, 63500 BRNO			DATUM LEDEN 2019
OBJEKT:			FORMÁT 2x A4
ČÁST: D.2.1. ARCHITEKTONICKO STAVEBNÍ ŘEŠENÍ			MĚŘÍTKO 1:50
VÝKRES: PŮDORYS BYTU - PŮVODNÍ STAV, BOURACÍ PRÁCE			ČÍSLO KOPIE ČÍSLO PŘÍLOHY D.2.1.02