

LEGENDA ZAŘIZOVACÍCH PŘEDMĚTŮ:

- WC** KLOZET KERAMICKÝ ZÁVĚSNÝ
- PŘIPOJENÍ NA VODOVOD A KANALIZACI JE SOUČÁSTÍ MONTÁŽNÍHO PRVKU PRO ZÁVĚSNÉ WC;
- TLAČÍTKO PRO ZÁVĚSNÁ WC DVOUPOLOHOVÉ
- SEDÁTKO KLOZETOVÉ
- DJ** KUCHYŇSKÝ DŘEZ JEDNODUCHÝ NEREZOVÝ;
- DŘEZOVÁ SMĚŠOVACÍ BATERIE PÁKOVÁ STOJÁNKOVÁ, OTÁČIVÉ ÚSTÍ 200mm
- U** UMYVADLO KERAMICKÉ ZÁPUSTNÉ DO DESKY;
- UMYVADLOVÁ SMĚŠOVACÍ BATERIE PÁKOVÁ STOJÁNKOVÁ
- UM** UMYVÁTKO KERAMICKÉ ZÁVĚSNÉ;
- UMYVADLOVÁ SMĚŠOVACÍ BATERIE PÁKOVÁ STOJÁNKOVÁ
- VA** AKRYLÁTOVÁ VANA ROHOVÁ 110x160cm;
- VANOVÁ SMĚŠOVACÍ BATERIE PÁKOVÁ NÁSTĚNNÁ
- SPRCHOVÁ RŮŽICE TŘÍPOLOHOVÁ
- SPRCHOVÁ HADICE PVC S KOVOVOU SPIRÁLOU 125 cm, 1/2"
- PEVNÝ DRŽÁK NA SPRCHU
- SM** SPRCHOVÁ VANIČKA KERAMICKÁ (ALT. AKRYLÁTOVÁ)
- PĚTIUHELNIKOVÁ 90x90cm
- SPRCHOVÁ SMĚŠOVACÍ BATERIE PÁKOVÁ PODOMÍTKOVÁ
- SPRCHOVÁ RŮŽICE TŘÍPOLOHOVÁ
- SPRCHOVÁ HADICE PVC S KOVOVOU SPIRÁLOU 125 cm, 1/2"
- POHYBLIVÝ DRŽÁK 80 cm / Ø 25 mm
- SPRCHOVÁ ZÁSTĚNA SKLENĚNÁ (ALT. PLASTOVÁ)
- AP** AUTOMATICKÁ PRAČKA
- MN** MYČKA NÁDOBÍ


LEGENDA MÍSTNOSTÍ

Č.M.	MÍSTNOSTI	PLOCHA (m²)
1.01	ZÁVĚTRÍ	5.84
1.02	ZÁDVEŘÍ	6.74
1.03	WC	1.94
1.04	TECHNICKÁ MÍSTNOST	2.93
1.05	POKOJ	12.40
1.06	CHODBA	2.90
1.07	KOUPELNA	7.33
1.08	POKOJ	12.54
1.09	OBÝVACÍ POKOJ	32.24
1.10	KUCHYŇ	18.05
1.11	LOŽNICE + ŠATNA	26.06
1.12	KOUPELNA	5.61
1.13	GARÁŽ	19.95
1.14	TERASA	31.70

LEGENDA ČAR:

- STUDENÁ, TEPLÁ VODA A CIRKULACE**, VEDENO V KONSTRUKCI PODLAHY
- POTRUBÍ REHAU RAUTITAN FLEX - PŘEDIZOLOVANÉ.
- IZOLACE JIŽ Z VÝROBY, Z PĚNOVÉHO POLYETYLENU TL. STĚNY 9,0mm, λ = 0,040 W/mK
- U POTRUBÍ D25x3,5 IZOLACE NÁVLEKOVÁ Z PĚNOVÉHO POLYETYLENU MIRELON PRO TL. STĚNY 9,0mm, λ = 0,046 W/mK
- STUDENÁ, TEPLÁ VODA A CIRKULACE**, VEDENO V DRÁŽCE VE ZDIVU NEBO VOLNĚ - POTRUBÍ REHAU RAUTITAN STABIL
- IZOLACE NÁVLEKOVÁ Z PĚNOVÉHO POLYETYLENU MIRELON PRO TL. STĚNY 20,0mm, λ = 0,046 W/mK
- POTRUBÍ PŘEDIZOLOVANÉ JIŽ Z VÝROBY

SCHÉMA ZAPOJENÍ OHŘÍVAČE VODY:

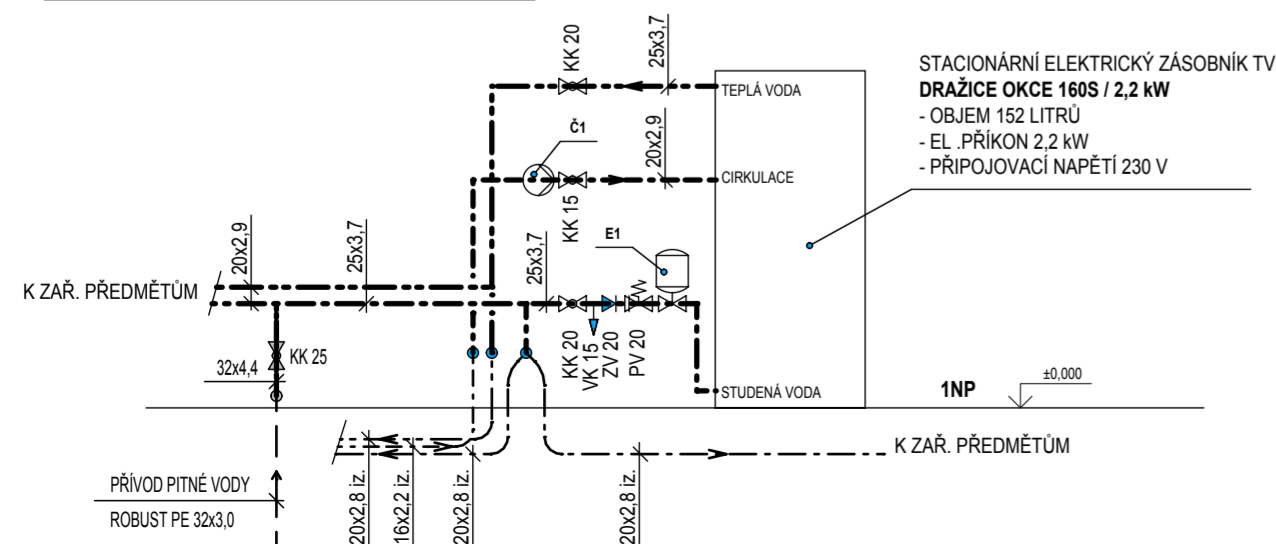

LEGENDA ARMATUR A ZAŘÍZENÍ:

- RV** ROHOVÝ VENTIL
- PRV** PRAČKOVÝ VENTIL
- VK** VYPOUŠTĚCÍ KULOVÝ KOHOUT S PÁČKOU
- KK** KULOVÝ KOHOUT
- PV** POJISTNÝ VENTIL
- ZV** ZPĚTNÝ VENTIL
- E1** MEMBRÁNOVÁ TLAKOVÁ EXPAZNÍ NÁDOBA REFIX DD 12 vč. T-KUSU DN20; PRŮTOČNÁ ARMAURA FLOWJET DN20
- Č1** CIRKULAČNÍ ČERPADLO WILO TYP Star-Z NOVA C, ČERPADLO JIŽ OBSAHUJE KULOVÝ UZÁVĚR, ZPĚTNÝ VENTIL A ČASOVÝ SPÍNAČ.

AUTOR ING. MILAN VORČÁK	ZODPOVĚDNÝ PROJEKTANT ING. VÍTĚZSLAV KROTKÝ	VYPRACOVAL ING. RADEK SVOBODA	
MÍSTO STAVBY: k.ú. MASEČÍN (692204) , p.p.č. 297/7	INVESTOR : VOJTĚCH NITSCH	STAVBA: RODINNÝ DŮM LAGUNA 42	
PŘEDMĚT VÝKRESU: PŮDORYS 1.NP - VODOVOD			STUPEŇ DSP
ČÁST DOKUMENTACE : D 1.4.b) - TPS, ZDRAVOTNÉ TECHNICKÉ INSTALACE			ZAKÁZKA Č. KP 2019
			MĚŘÍTKO: 1:50
			ČÍS. VÝK. ZT-4