


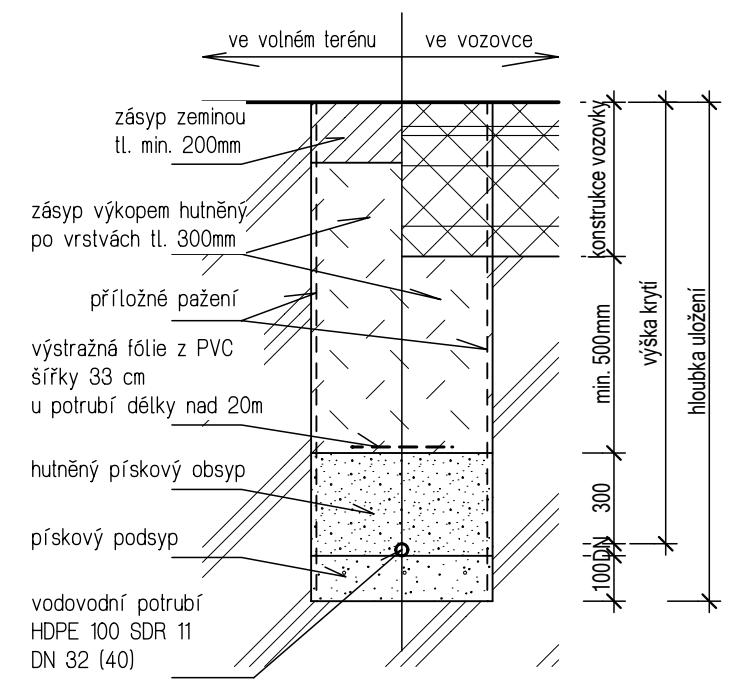

- LEGENDA :**
- VR VENTIL ROHOVÝ
 - ZV ZPĚTNÝ VENTIL
 - VE VENTIL UZÁVÍRACÍ
 - VK VYPOUŠTĚCÍ KOHOUT

DETAIL ULOŽENÍ POTRUBÍ
VNĚJŠÍ ČÁSTI DOMOVNÍHO
VODOVODU V ZEMI
MĚŘÍTKO 1:25



- POZNÁMKA :**
- PITNÁ VODA BUDE ZÍSKÁVÁNA Z OBCENÍHO VODOVODU. NAPOJENÍ NA OBCENÍ RÁD A PŘÍPOJKA NA STAVEBNÍ POZEMEK JE V DOBĚ ZPRACOVÁNÍ TĚTO DOKUMENTACE JIŽ PŘIPRAVENA A POTRUBÍ JE UKONČENO CCA 1,25m ZA HRANICÍ POZEMKU ZÁTKOU VE VODOMĚRNÉ ŠACHTĚ .
 - Hlavní uzávěr přípojky se zemní soupravou je osazen přímo u napojení na obecní vodovodní řád.
 - VODOMĚRNÁ ŠACHTA BUDE VYBAVENÁ VODOMĚRNOU SOUPRAVOU, KTEROU BUDE MĚŘENA SPOTREBA VODY .
 - VYSTROJENÍ ŠACHTY BUDE REALIZOVÁNO V SOUČINNOSTI SE SPRÁVCEM VEŘEJNÉHO VODOVODU A PODLE JEHO POŽADAVKŮ.
 - VNITŘNÍ VODOVOD OD VODOMĚRNÉ ŠACHTY DO DOMU BUDE REALIZOVÁN POTRUBÍM Z PLASTICKÝCH HMOT PE SDR 11 D32 .
 - POTRUBÍ BUDE UMÍSTĚNO V NEZÁMRZNÉ HLOUBCE POD TERÉNEM NA PÍSKOVÉM LOŽÍ VE SPÁDU OD DOMU. DO VÝŠKY 0,2m NAD VRCHOL PŘÍPOJKY BUDE PROVEDEN OBSYP A VE VÝKOPU BUDE ULOŽENA VÝSTRAŽNÁ FÓLIE A IDENTIFIKAČNÍ VODIČ .

AUTOR	ZODPOVĚDNÝ PROJEKTANT	VYPRACOVAL	 	
ING. MILAN VORČÁK	ING. VÍTĚZSLAV KROTKÝ	ING. RADEK SVOBODA		
MÍSTO STAVBY:	k.ú. MASEČÍN (692204) , p.p.č. 297/7			
INVESTOR :	VOJTĚCH NITSCH			
STAVBA:	RODINNÝ DŮM LAGUNA 42		DATUM	04/2019
			STUPEŇ	DSP
			ZAKÁZKA Č.	KP 2019
PŘEDMĚT VÝKRESU:	SCHÉMA PŘÍPOJENÍ VODOVODU		MĚŘÍTKO:	čís. výk.
DRUH PROJEKTU :	VÝKRESY SITUACE STAVBY		1:50	C-4