


PŮDORYS 1.NP

Legenda elektroinstalace

-  pojistková skříň s elektroměrovou rozvodnicí
-  domovní rozvodnice
-  nástěnný světelný vývod - CYKY 3Jx1,5
-  stropní světelný vývod - CYKY 3Jx1,5
-  zásuvka dojnásobná 2 X (2P+PE) ABB Tíme 5513F-C02357 03
-  zásuvka třífázová (3P+PE+N);32A;400V
-  spínač jednopólový ABB Tíme, bílá
-  přepínač sériový (Ilustrák) ABB Tíme, bílá
-  přepínač střídavý ABB Tíme, bílá

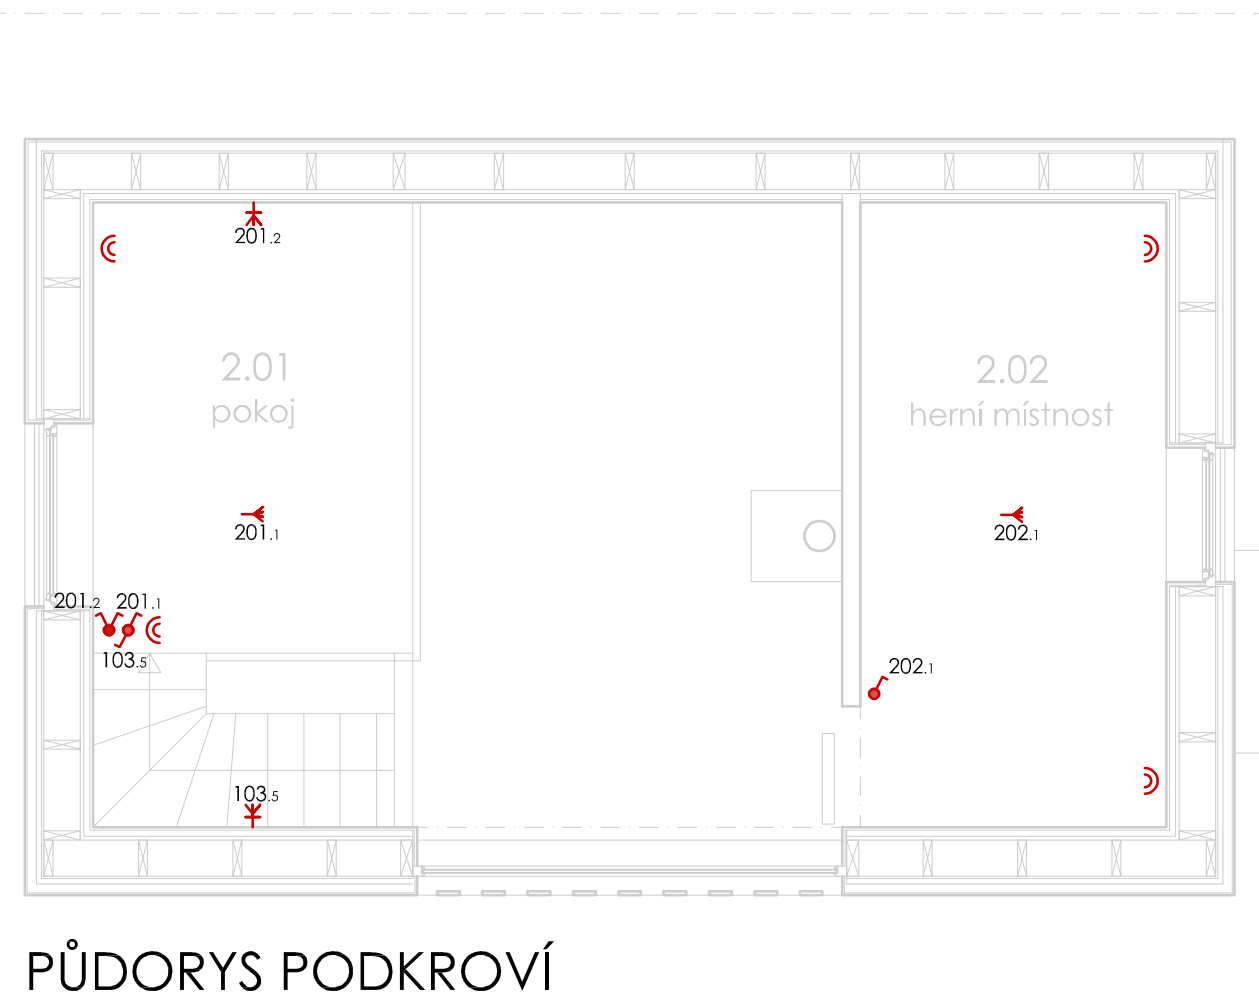

PŮDORYS PODKROVÍ

±0,000 = 1.NP = 514.43 m.n.m

stavba:
**Novostavba rekreačního domku s příslušenstvím,
 parc.č. 816/11, k.ú. Lipovec u Blanska [684694]**

stavebník:
 Mrázek Radek
 Krymská 305/1
 Starý Lískovec
 625 00 Brno

stupeň dokumentace:
**Dokumentace pro společný
 souhlas**

datum:
 05-2021

paré:
 1 - 2 - 3

č.výkresu:
D1.4.02

měřítko:
1:50

obsah:
PŮDORYS 1.NP, PŮDORYS PODKROVÍ - Elektro

autor studie:
 Ing. Arch. Radek Hála, ČKA 3886

zodpovědný projektant:
 Ing. Daniel Gmela, ČKAIT 1006518

vypracoval:
 Ing. Mária Vaňková, 775 444 917,
 vankova@invitech.org



Ing. Daniel Gmela
 Projektová činnost
 ve výstavbě
 www.slamak.info