



SEVER

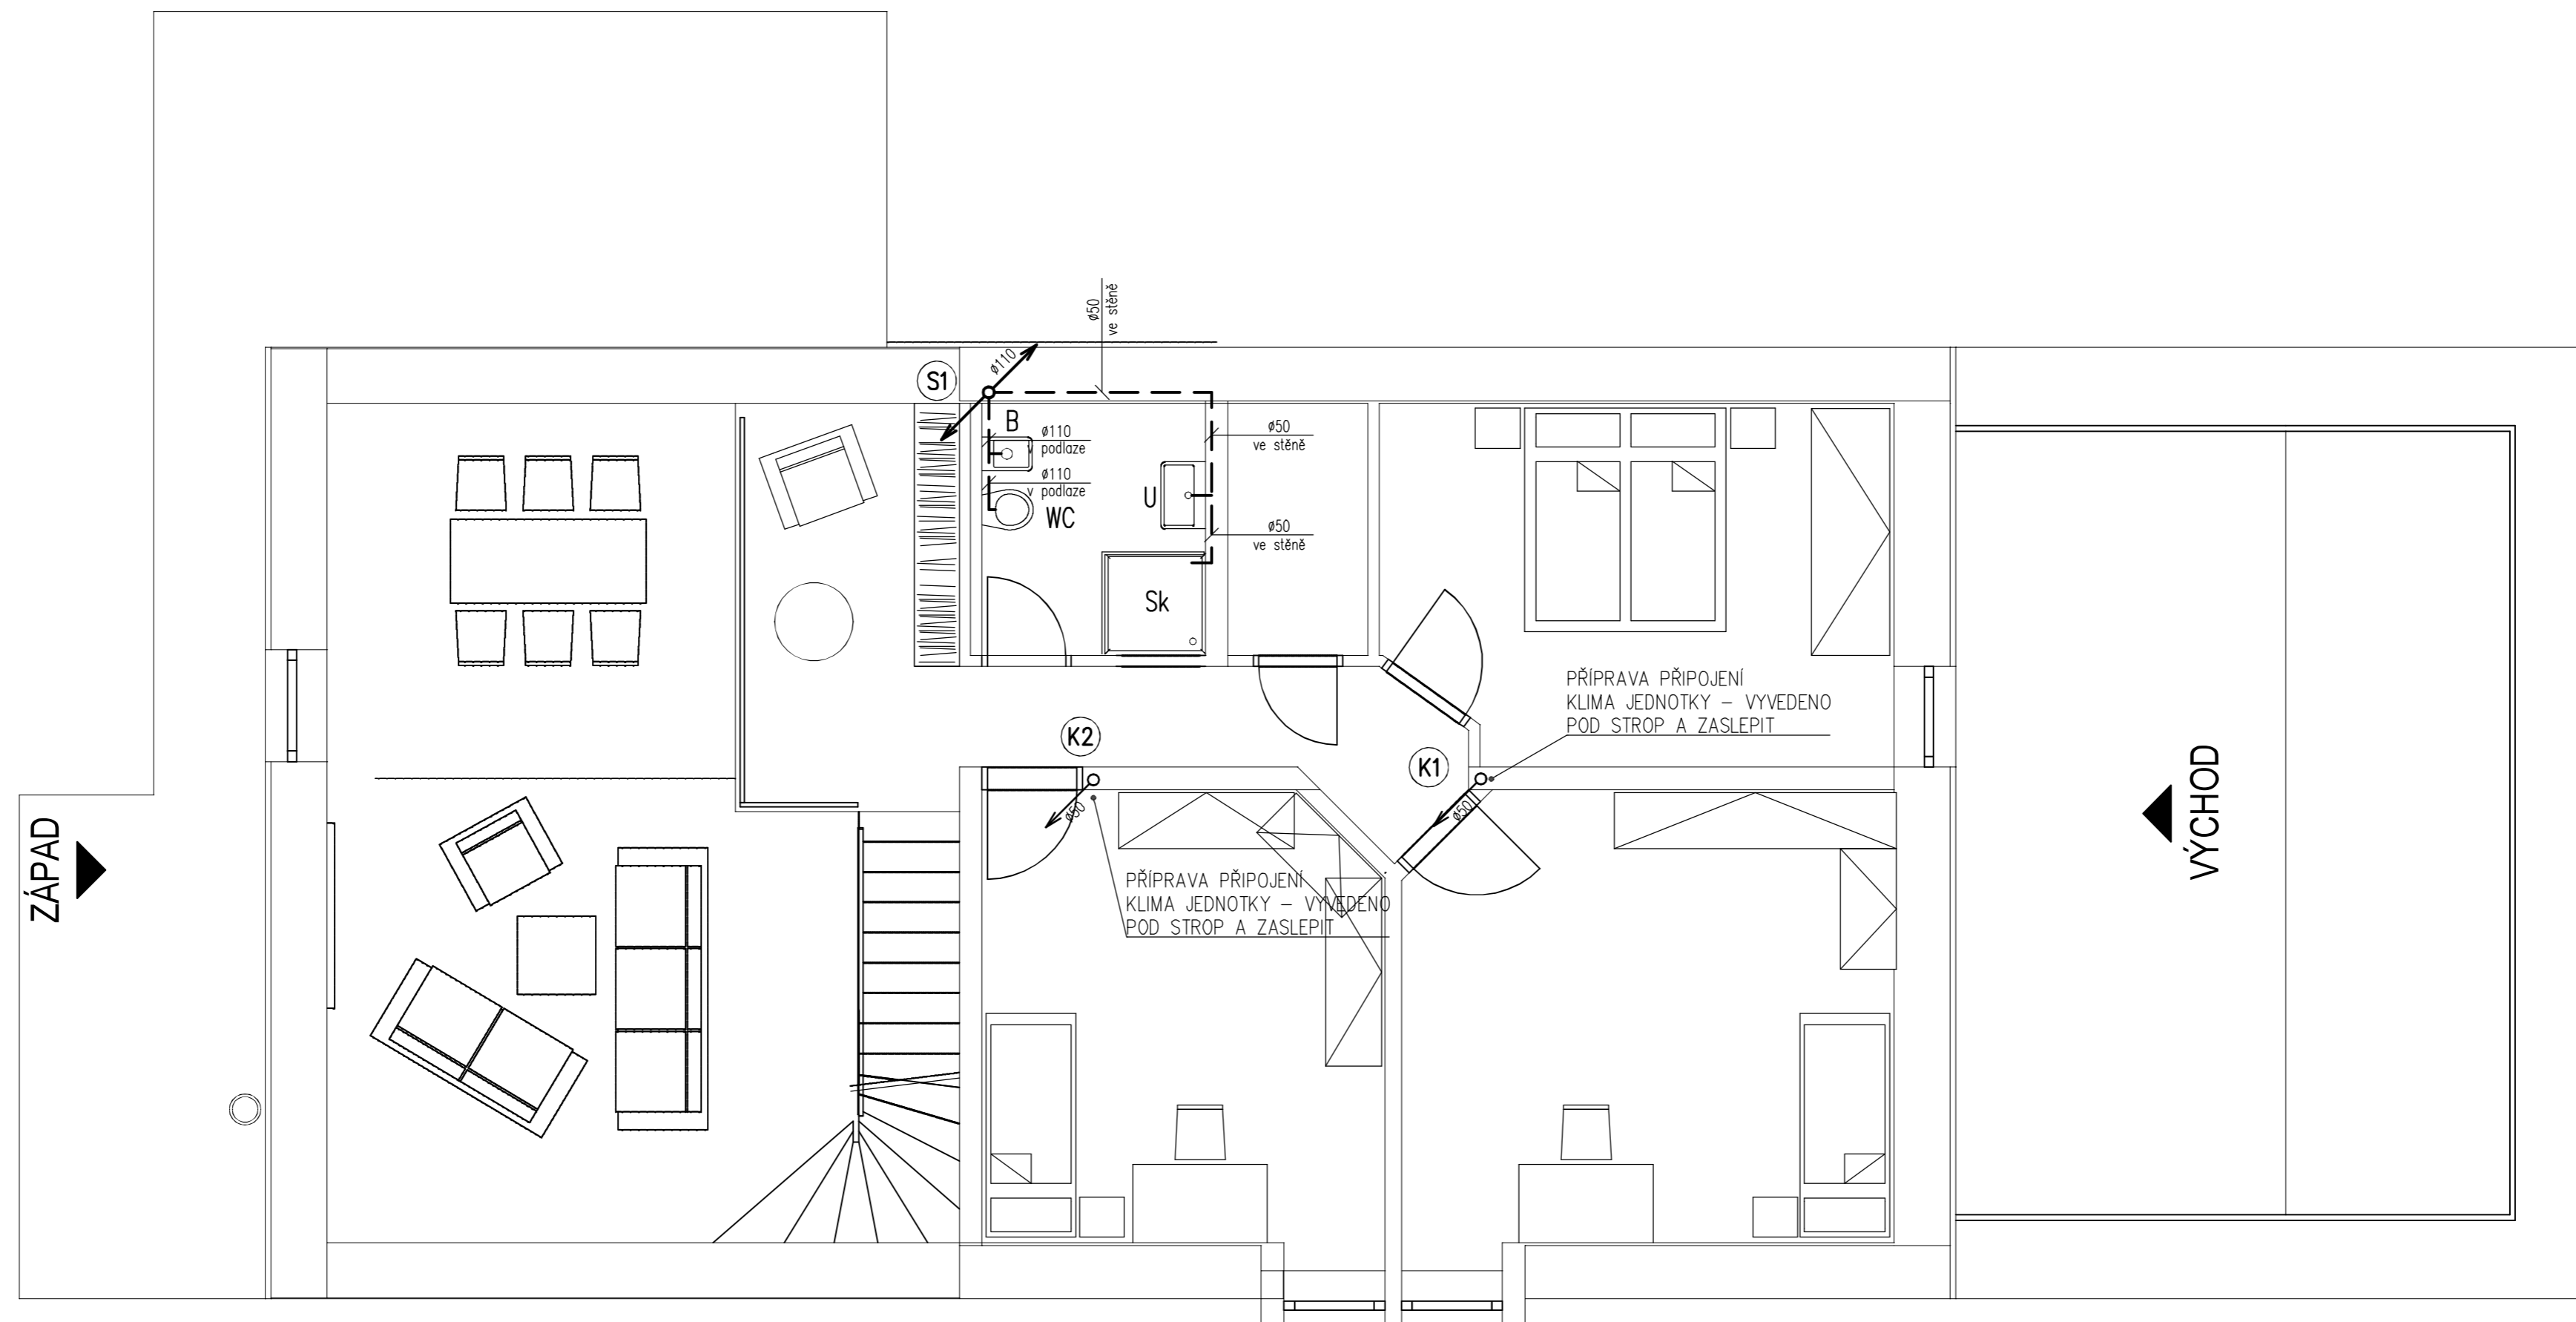

LEGENDA :

— — — — — PŘIPOJOVACÍ POTRUBÍ
PP systém HT

Stavba: Novostavba RD parc. č. 795/7, 273 26, Olovnice		 www.tzbplan.cz musil@tzbplan.cz	
Investor: Jan Švarc a Aneta Třešková Pod Drinopolem 18/5, Břevnov, 16900 Praha 6		Paré:	
Zodp. projektant: Ing. Roman Musil	Vypracoval: Ing. Roman Musil		
Kontroloval: Ing. Roman Musil	HIP: Ing. Roman Musil		
Stupeň: Projekt DPS	Profese: ZTI	Datum: 10/2019	
Obsah: PŮDORYS 1.NP - KANALIZACE		Měřítko: 1:50	Č. výkresu: 06