


## LEGENDA PRVKŮ:

ZN.	POPIS VÝROBKU	KANALIZACE	POZNÁMKA	POČ./KS
WC	ZÁVĚSNÝ KLOZET S NÁDRŽÍ	GEBERIT		2
B	BIDET	GEBERIT		2
U	UMYVADLO	UMYVADL. SIFON		3
S	SPRCHA	SPRCHOVÝ KANÁL		2
VA	VANA	VANOVÝ SIFON		1
AP	AUTOMATICKÁ PRAČKA	POD.ZÁP.UZÁVĚRKA		1
DJ	DŘEZ JEDNODUCHÝ	DŘEZ. SIFON		2
AM	MYČKA	POD.ZÁP.UZÁVĚRKA		1


— PŘIPOJOVACÍ POTRUBÍ

K1–K5 STOUPAČKA KANALIZACE SPLAŠKOVÁ (K1 – vyvedeno do 2NP + odvětráno)

## PŮDORYS 2NP

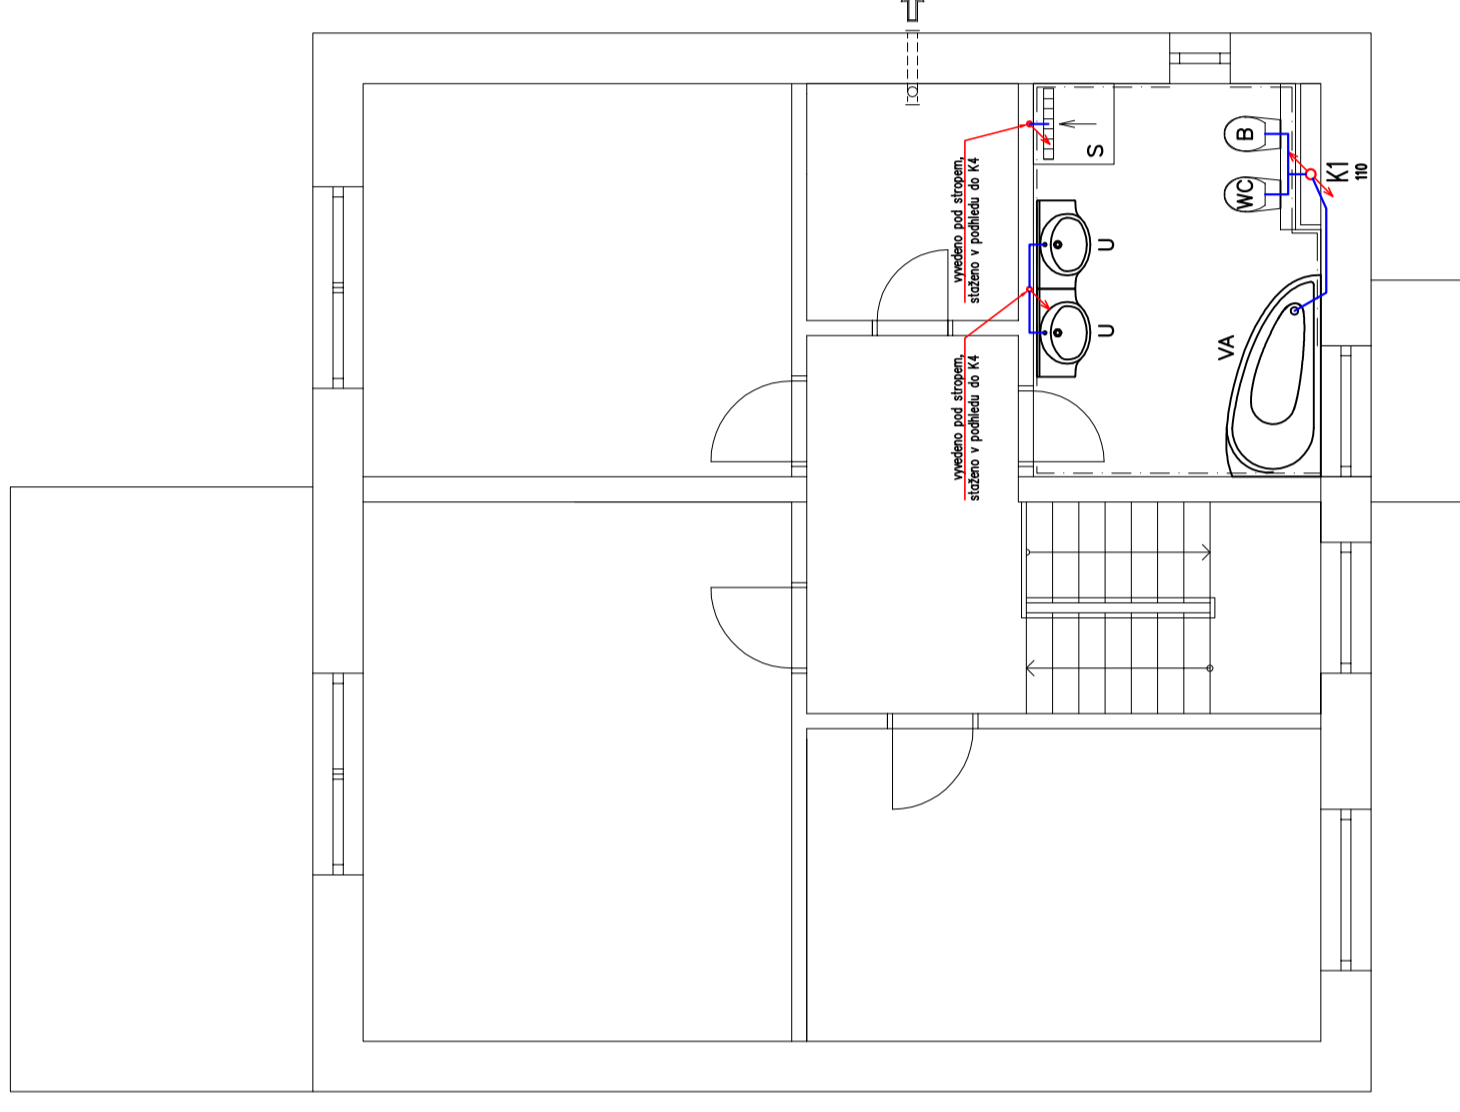


## PŮDORYS 1NP

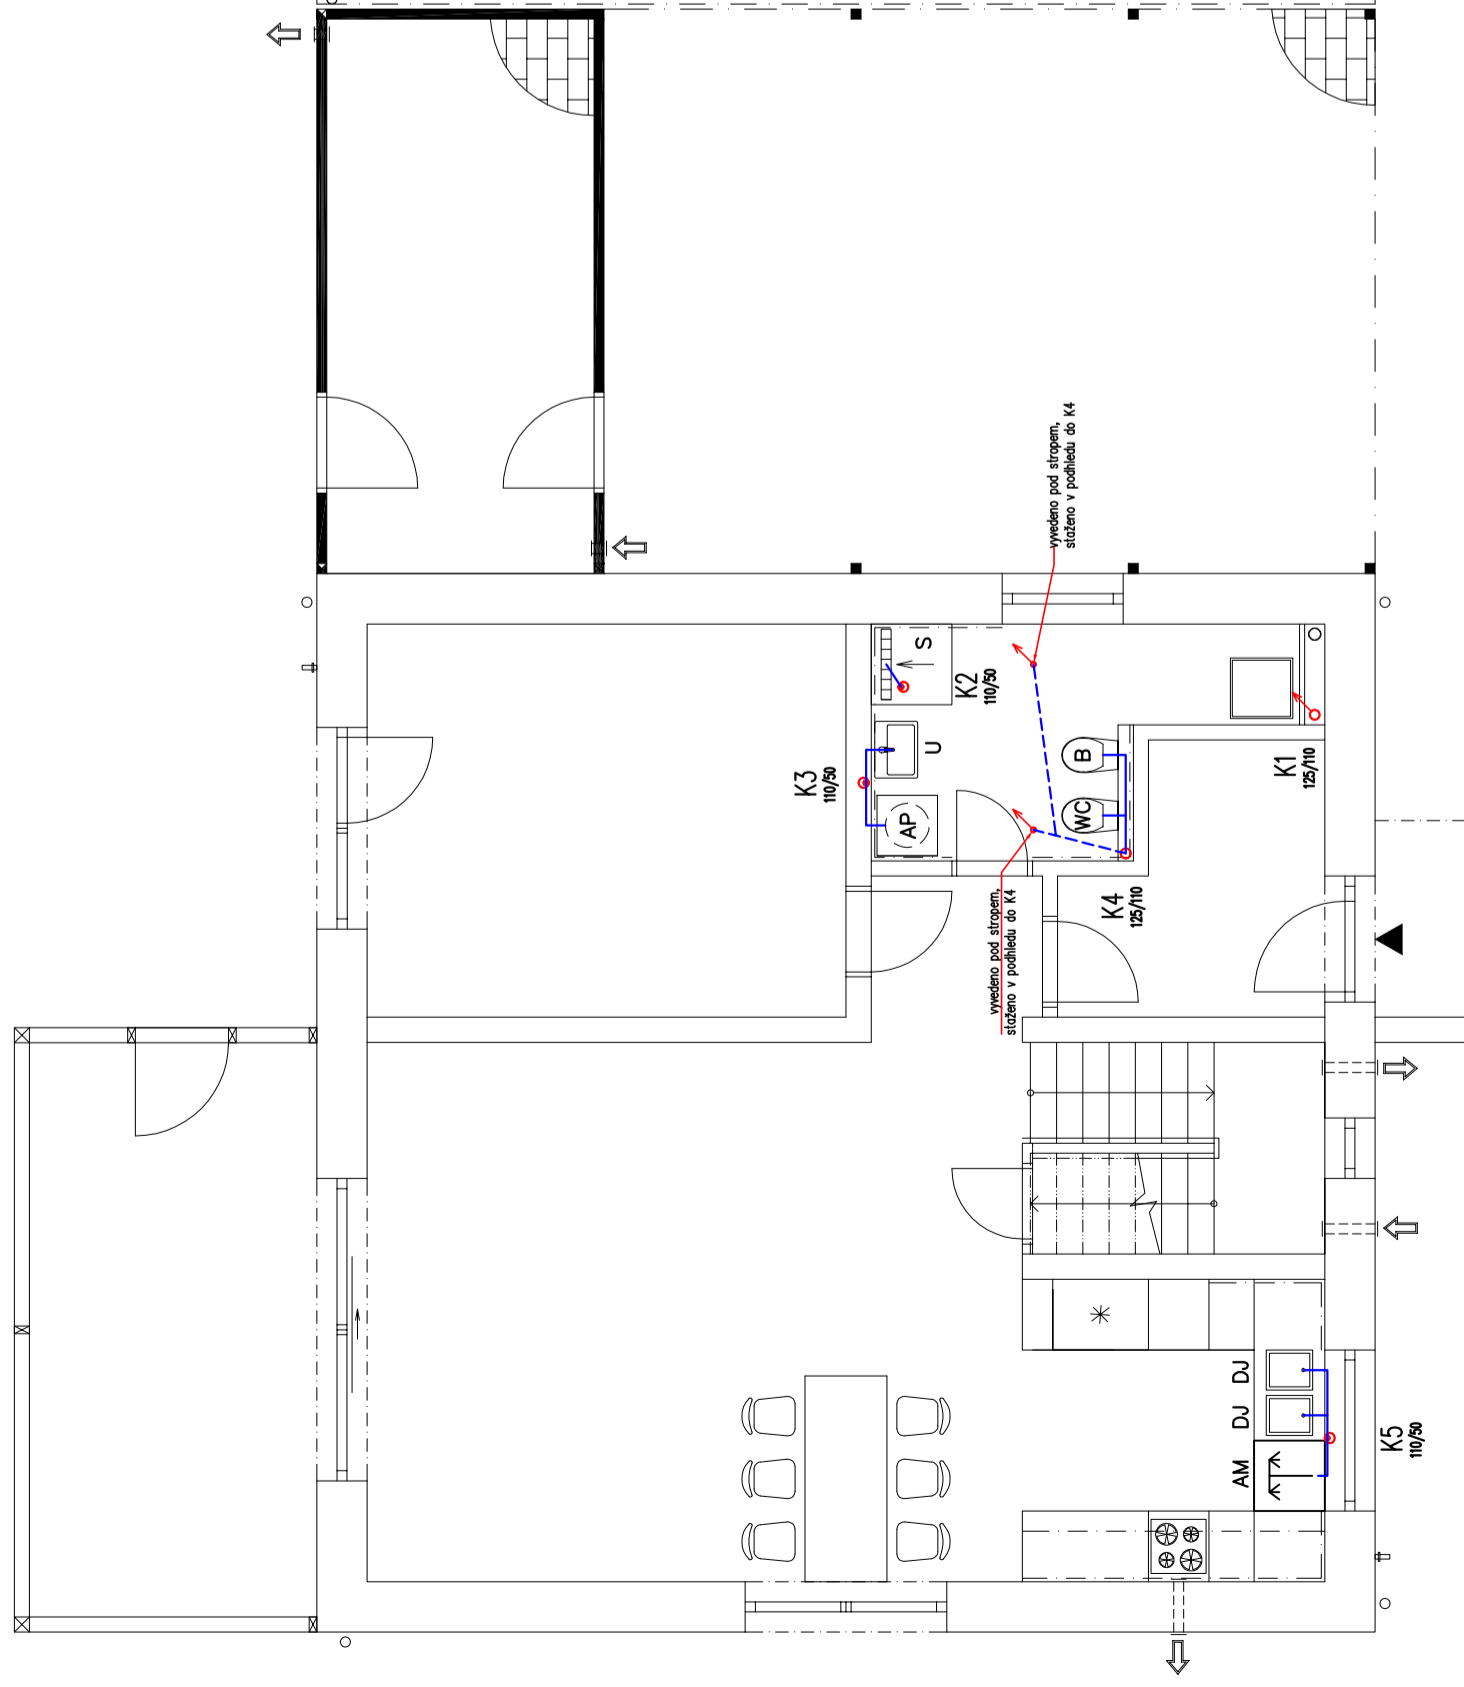

## POZNÁMKY

PŘESNÉ VEDENÍ A DIMENZE KANALIZACE URČÍ  
DODAVATELSKÁ FIRMA NA ZÁKLADĚ PROVÁDĚCÍ DOKUMENTACE  
0,000=415,100 m n.m., B.p.v.

TATO DOKUMENTACE NESLOUŽÍ JAKO DOKUMENTACE PRO PROVEDENÍ STAVBY!

STUPEŇ ÚS+DOS	OBJEKT SO 01	 Karlova 933/7 614 00 Brno - Maloměřice	Ing. Aleš Sedláček 1400321	Ing. Petr Příbyl Ing. Radim Bojler	web: www.pprb-projekt.cz email: pprbprojekt@gmail.com
ZODPOVĚDNÝ PROJEKTANT: číslo autorizace:	VPRACOVAL:				

INVESTOR Anastásija Azimova, Wassermannova 922/8, 152 00 Praha 5 Aziz Azimov, Wassermannova 922/8, 152 00 Praha 5	DATUM 02./2022
MÍSTO STAVBY katastrální území Kuchař (676942), parc.č. 168/7	FORMÁT 3xA4
AKCE NOVOSTAVBA RD KUČHAŘ na parc. č. 168/7	Č.ZAKÁZKY 033_2021
VÝKRES KANALIZACE – 1NP A 2NP	MĚŘÍTKO 1:75
	Č. VÝKR. D.1.4.02

